



PLANTA BAIXA PAVIMENTO TÉRREO

INSTALAÇÕES HIDROSSANITÁRIAS
Escala: 1:50
Medidas em Centímetros

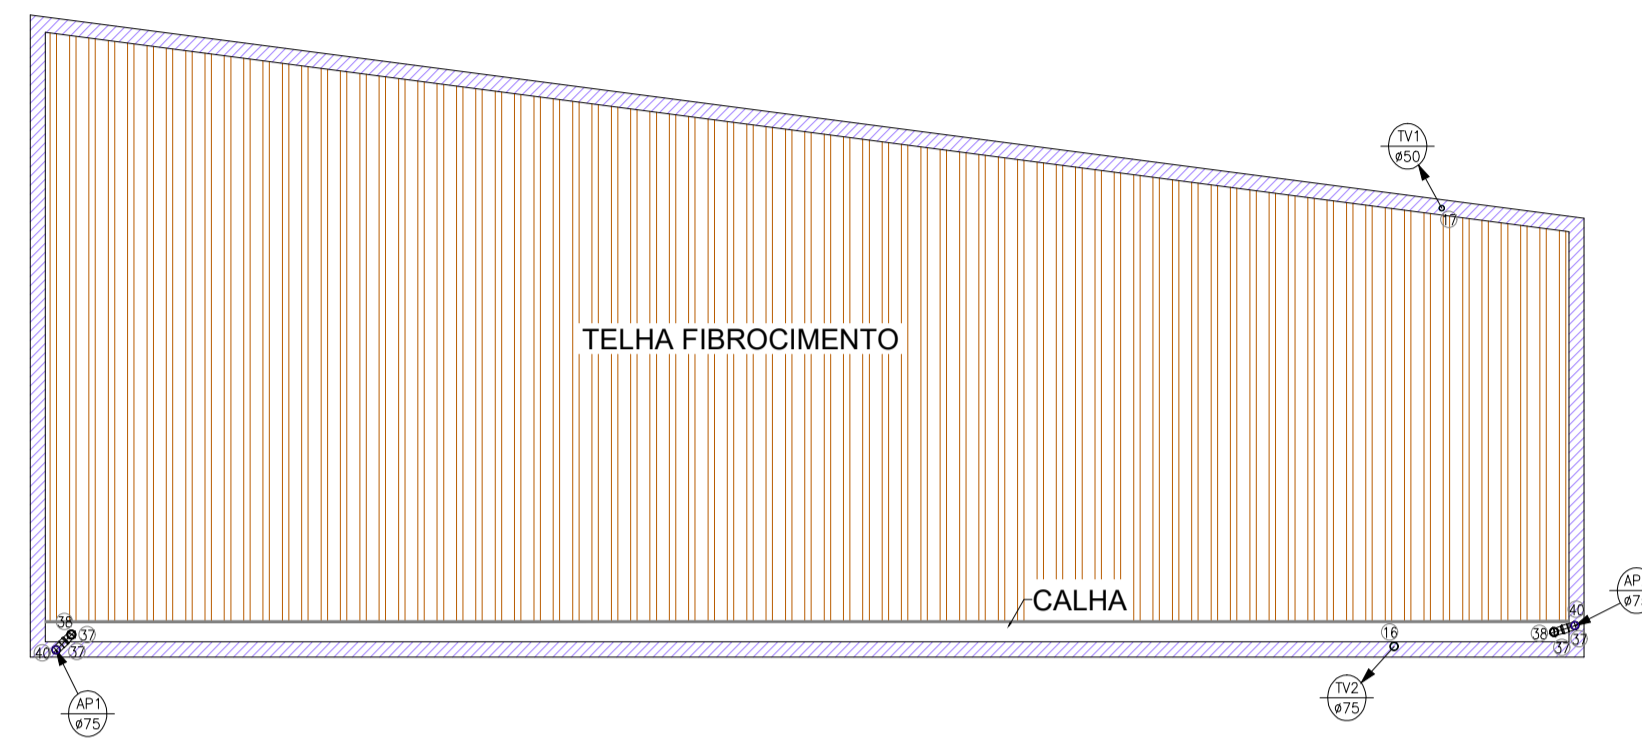


PLANTA DE COBERTURA

INSTALAÇÕES HIDROSSANITÁRIAS
Escala: 1:50
Medidas em Centímetros

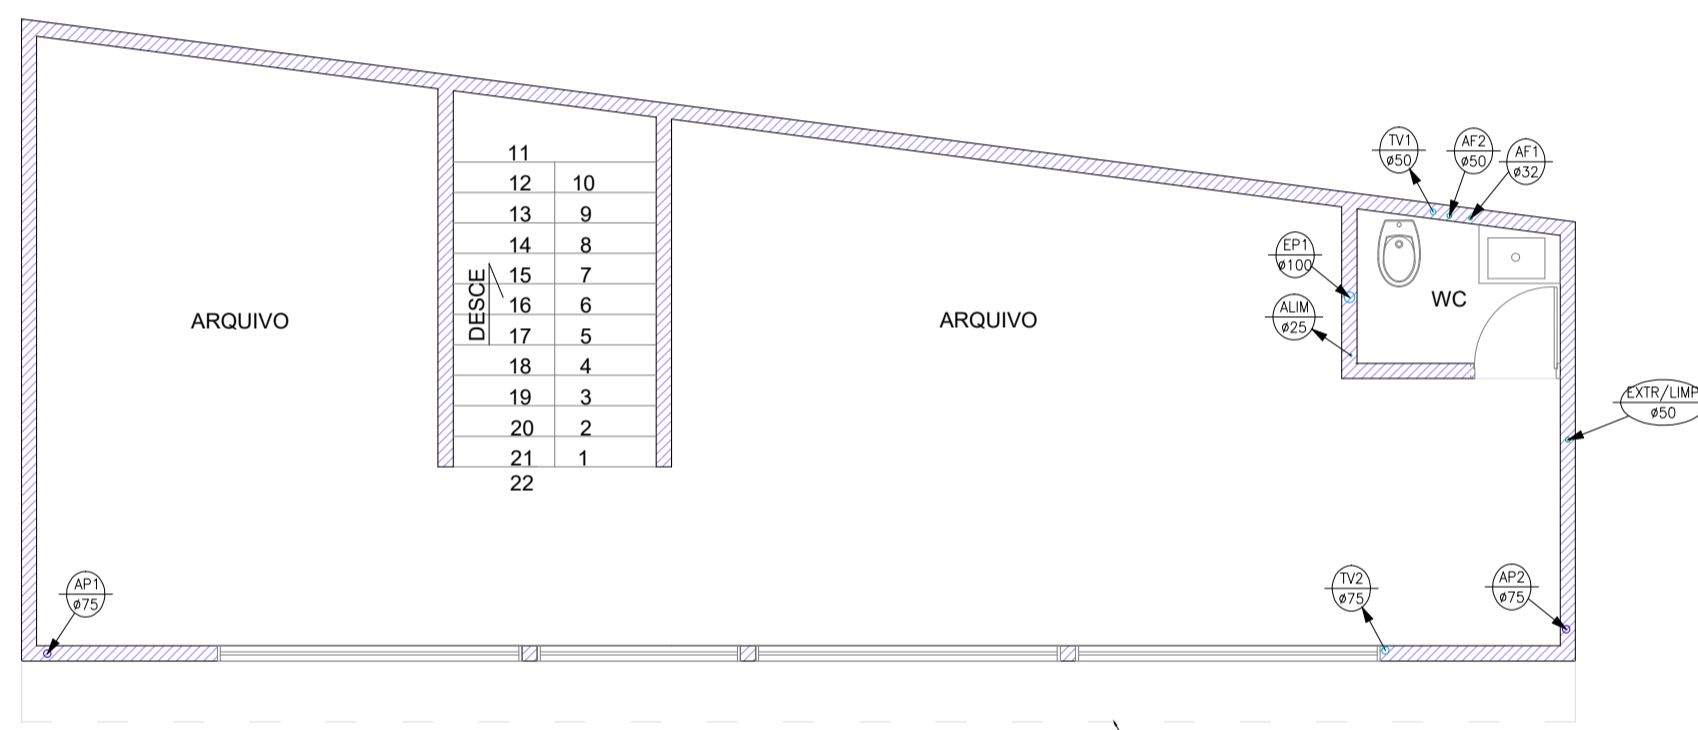


PLANTA BAIXA PAVIMENTO SUPERIOR

INSTALAÇÕES HIDROSSANITÁRIAS
Escala: 1:50
Medidas em Centímetros

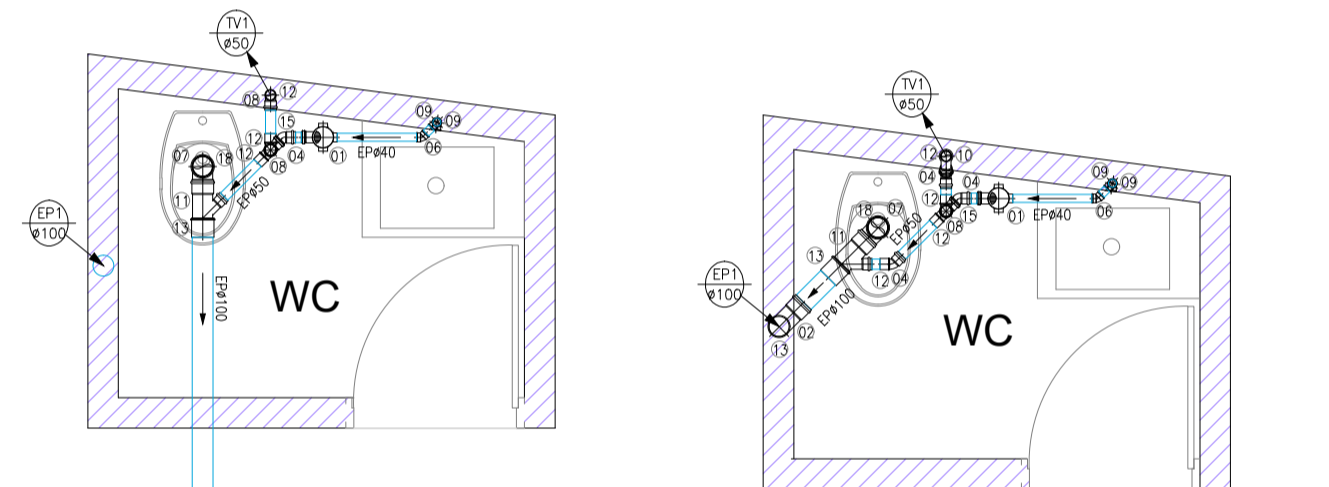

DETALHE 02 - WC SUPERIOR

REDE DE ESGOTO
Escala: 1:25
Medidas em Centímetros

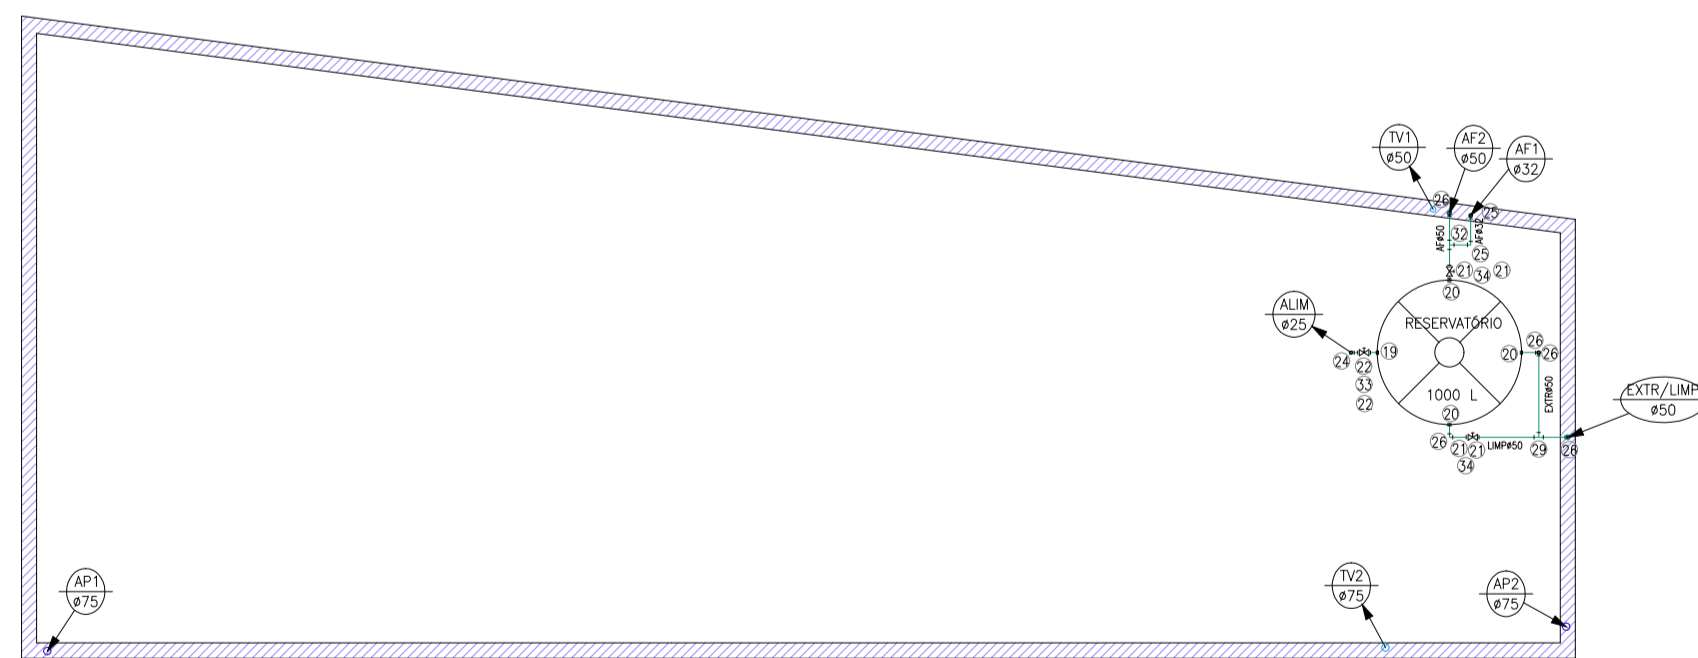


PLANTA DE BARRILETE

INSTALAÇÕES HIDROSSANITÁRIAS
Escala: 1:50
Medidas em Centímetros


DETALHE 01 - WC TÉRREO

REDE DE ESGOTO
Escala: 1:25
Medidas em Centímetros

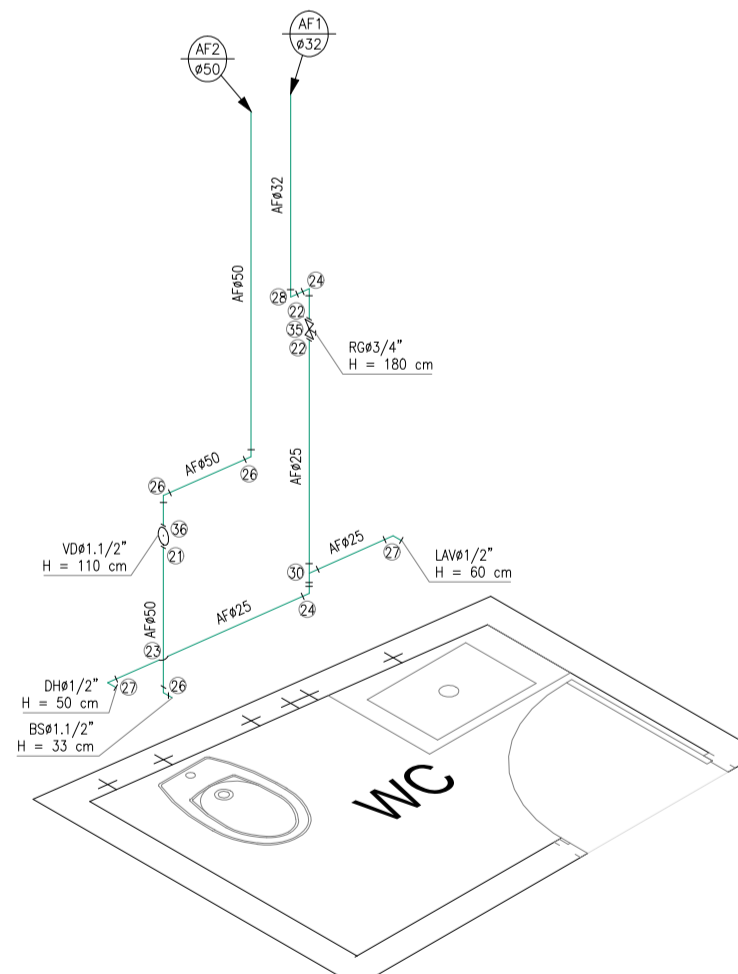

ISOMÉTRICO 01 - WC TÉRREO

REDE DE ÁGUA FRIA
Escala: 1:25
Medidas em Centímetros

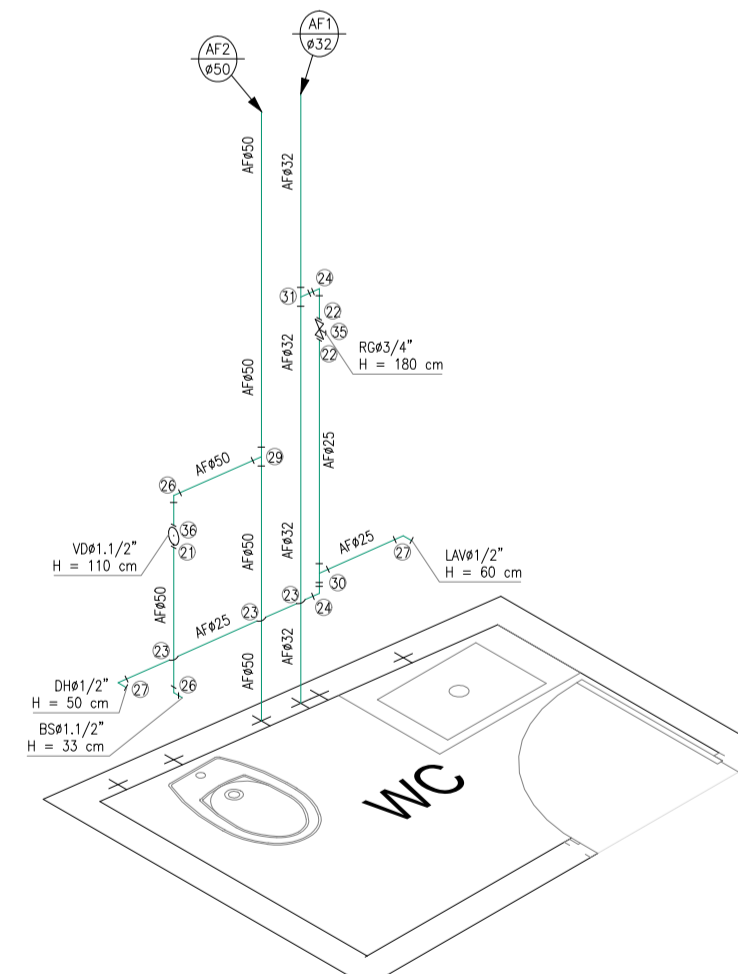

ISOMÉTRICO 02 - WC SUPERIOR

REDE DE ÁGUA FRIA
Escala: 1:25
Medidas em Centímetros



Núm.	Quant.	Und.	Dimensão	Descrição
2.10	m		40mm	Tubo PVC Solúvel branco
10.83	m		50mm	Tubo PVC Solúvel branco
10.10	m		75mm	Tubo PVC Solúvel branco
12.22	m		100mm	Tubo PVC Solúvel branco
12.22	pc		100x100x50mm	Caixa Sifonada
03	1	pc	100mm	Curva 90
04	4	pc	75mm	Curva 90
05	1	pc	50mm	Joelho 45
06	2	pc	40mm	Joelho 45 secundário
07	2	pc	100mm	Joelho 90
08	2	pc	50mm	Joelho 90
09	4	pc	40mm	Joelho 90 secundário
10	1	pc	50mm	Joelho 90
11	2	pc	100mmx50mm	Junção
12	7	pc	50mm	Luva
13	3	pc	100mm	Luva
14	1	pc	75mm	Luva
15	2	pc	50mm	Te
16	1	pc	75mm	Terminal de ventilação
17	1	pc	50mm	Terminal de ventilação
18	2	pc	100mm	Vedação para saída de Vaso Sanitário

Núm.	Quant.	Und.	Dimensão	Descrição
5.10	m		25mm	Tubo PVC Solúvel marrom
13.84	m		50mm	Tubo PVC Solúvel marrom
19.45	m		25mm	Tubo PVC Solúvel marrom
19	1	pc	25mmx3/4"	Adaptador c/ flanges livres p/caixa d'água
20	3	pc	50mmx1.1/2"	Adaptador c/ flanges livres p/caixa d'água
21	6	pc	50mmx1.1/2"	Adaptador soldável curto bolso e rosca
22	6	pc	25mmx3/4"	Adaptador soldável curto bolso e rosca
23	4	pc	25mm	Curva de transição
24	3	pc	25mm	Joelho 90
25	12	pc	30mm	Joelho 90
26	12	pc	50mm	Joelho 90
27	4	pc	25mmx1/2"	Joelho 90 com bucha de latão
28	3	pc	32mmx25mm	Joelho de redução
29	2	pc	50mm	Te
30	2	pc	25mm	Te de redução
31	1	pc	32mmx25mm	Te de redução
32	1	pc	50mmx32mm	Te de redução

Núm.	Quant.	Und.	Dimensão	Descrição
33	1	pc	3/4"	Registro de Gaveta bruto
34	2	pc	1.1/2"	Registro de Gaveta bruto
35	2	pc	1.1/2"	Registro de Gaveta com acabamento
36	2	pc	1.1/2"	Válvula de Descarga com acabamento

Núm.	Quant.	Und.	Dimensão	Descrição
37	23.76	m	75mm	Tubo PVC Águas Pluviais
38	6	pc	75mm	Curva 90
39	2	pc	75mm	Oncho hemisférico
40	1	pc	75mm	Joelho 45
41	4	pc	75mm	Luva

Núm.	Quant.	Und.	Dimensão	Descrição
42	1	pc	-	Grelha (150x10)cm

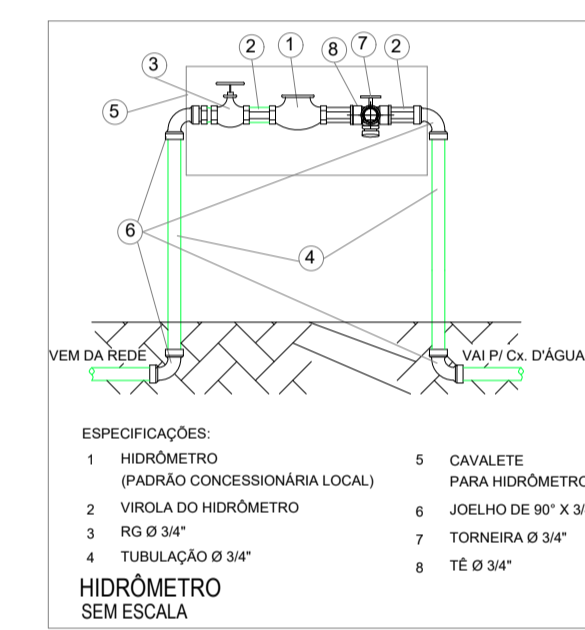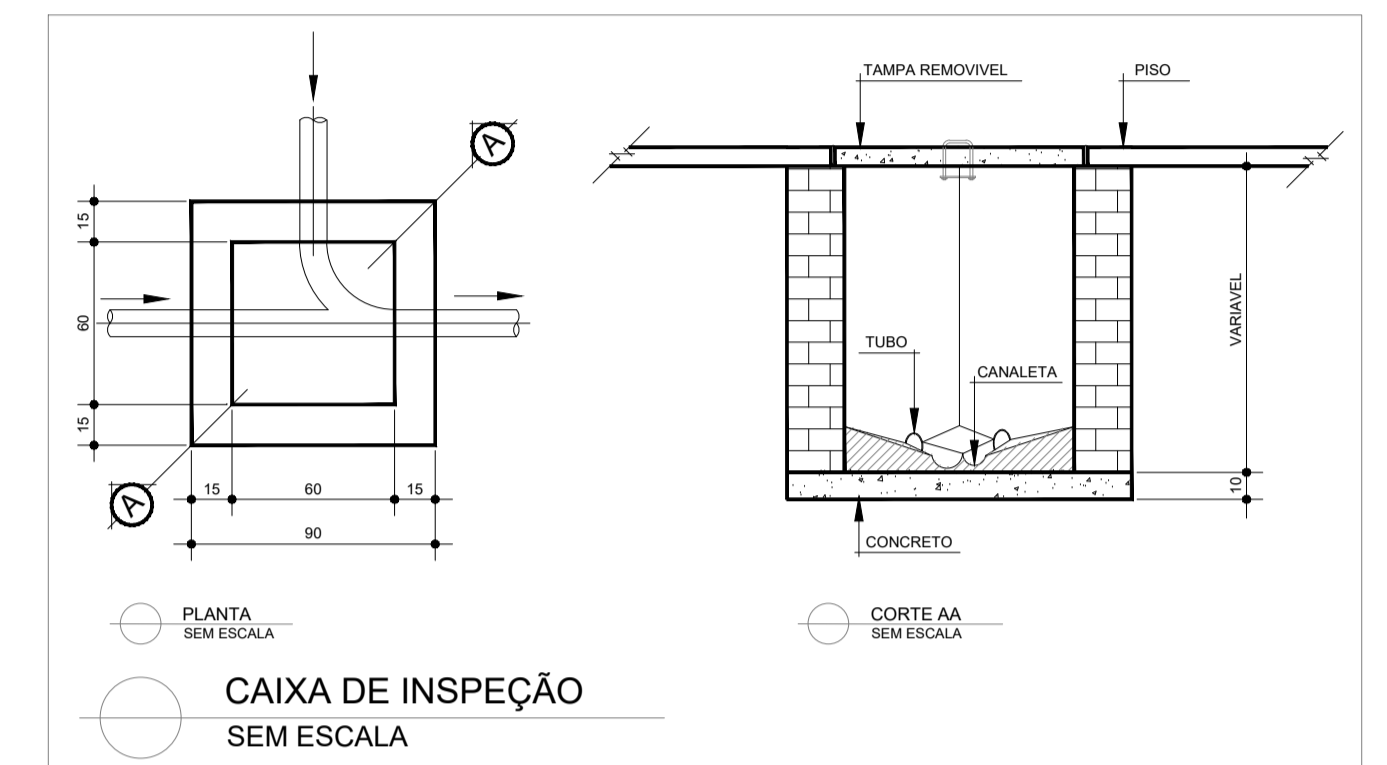

SÍMBOLO	DESCRIÇÃO
	Tubulação de água fria - PVC marrom
	Tubulação de esgoto primário - PVC branco
	Tubulação de água pluvial - PVC branco
	Caixa de passagem e inspeção de esgoto
	Tubulação desce
	Tubulação sobe
	Limpa
	Ext
	Ext
	Alim
	AF
	EP
	AP

JUSTINIANO CONSTRUÇÕES E CONSULTORIAS
Rua Tiradentes, 728 - Centro
Campos Altos - MG
Tel: (37) 3428-2520

RESPONSÁVEL TÉCNICO
MARCELO FERREIRA SILVA
- ENGENHEIRO CIVIL E ELETRICISTA
CREA: N° 86.196/D-MG
ARRT-CREA-MG: N°

OBRA
TÍTULO: CÂMARA MUNICIPAL DE MEDEIROS
ENDEREÇO: RUA SEBASTIÃO TORRES, Nº 11, BAIRRO CENTRO
MEDEIROS - MG
C.E.P. 38930-000
PR 2016-AGOSTO 2020

PRANCHAS
2/3

ÁREA
TÉRREO = 80,34 m²
SUPERIOR = 80,34 m²
TOTAL = 160,68 m²

PROJETO DATA
PR 2016-AGOSTO 2020

PROPRIETÁRIO
CÂMARA MUNICIPAL DE MEDEIROS
CPF / CNPJ: 534.921.026-20
ENDEREÇO: RUA SEBASTIÃO TORRES, Nº 11, BAIRRO CENTRO
MEDEIROS - MG
CEP: 38930-000
ASSINATURA: (37) 3434-6281

email=justinianoconstrucoes@gmail.com